


PIANTA PIANO TERRENO
SCALA 1:50

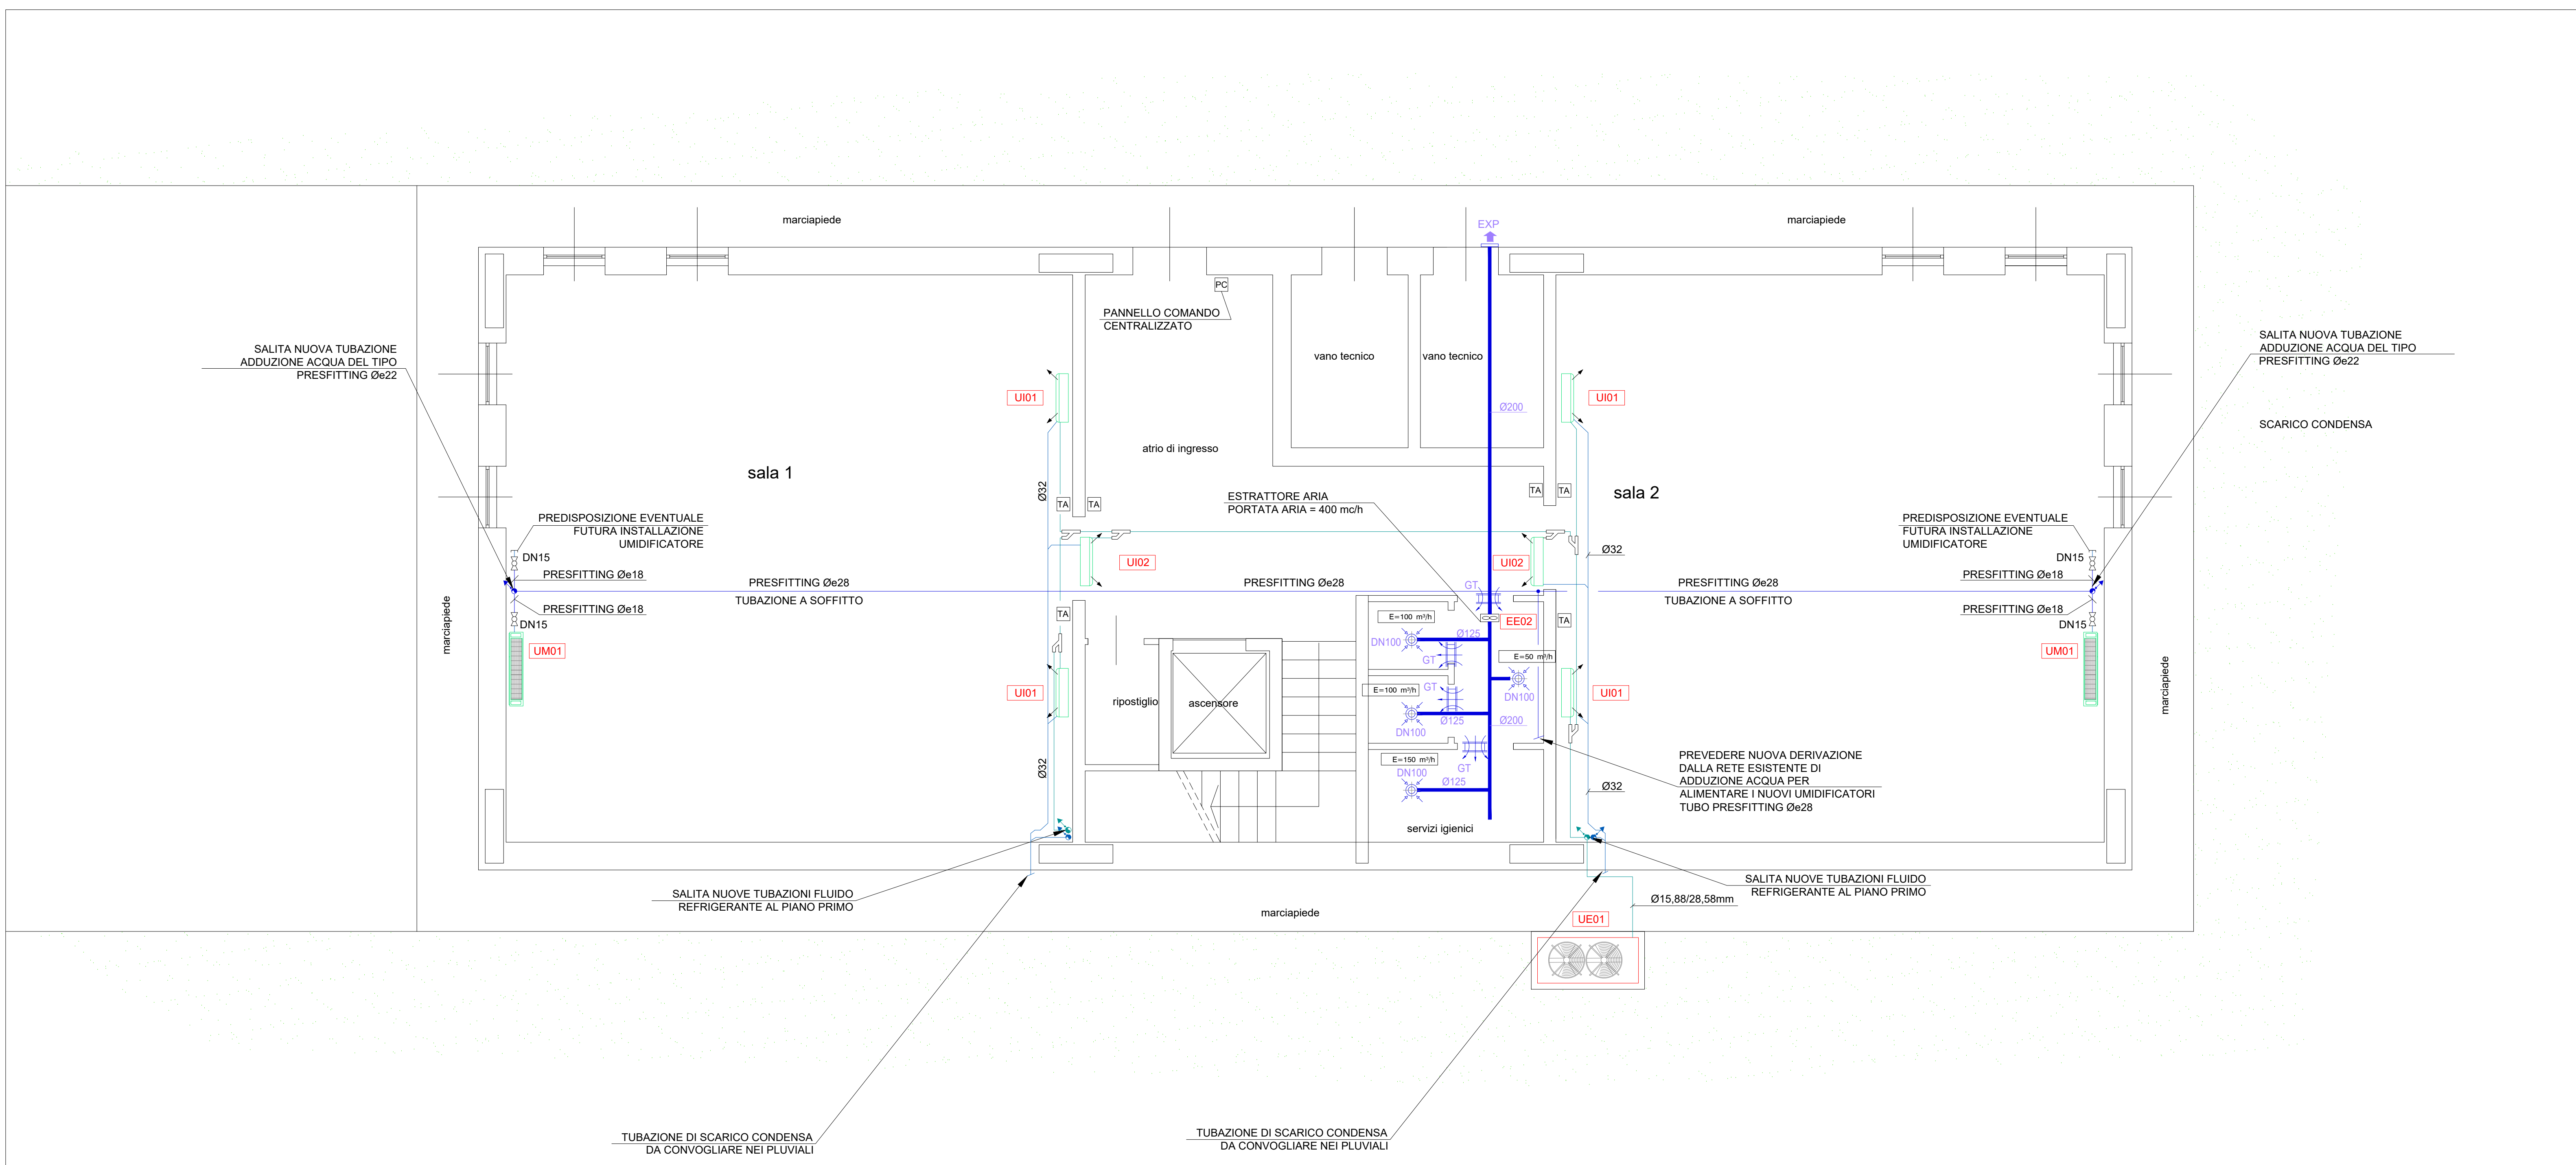


NOTA BENE FUNZIONAMENTO IN CASO DI INCENDIO:

IN CASO DI ALLARME ANTINCENDIO LE MACCHINE DELL'IMPIANTO DI CLIMATIZZAZIONE DOVRANNO FERMARSI.

NOTA BENE IMPIANTI ANTINCENDIO ESISTENTI:

L'EDIFICIO E' DOTATO DI IMPIANTI DI SPEGNIMENTO A GAS INERTE ED IMPIANTO DI RIVELAZIONE FUMI.
SONO ESCLUSI DAL PRESENTE APPALTO GLI ONERI PER LA VERIFICA DEL CORRETTO FUNZIONAMENTO DI TALI IMPIANTI.

PIANTA PIANO PRIMO
SCALA 1:50

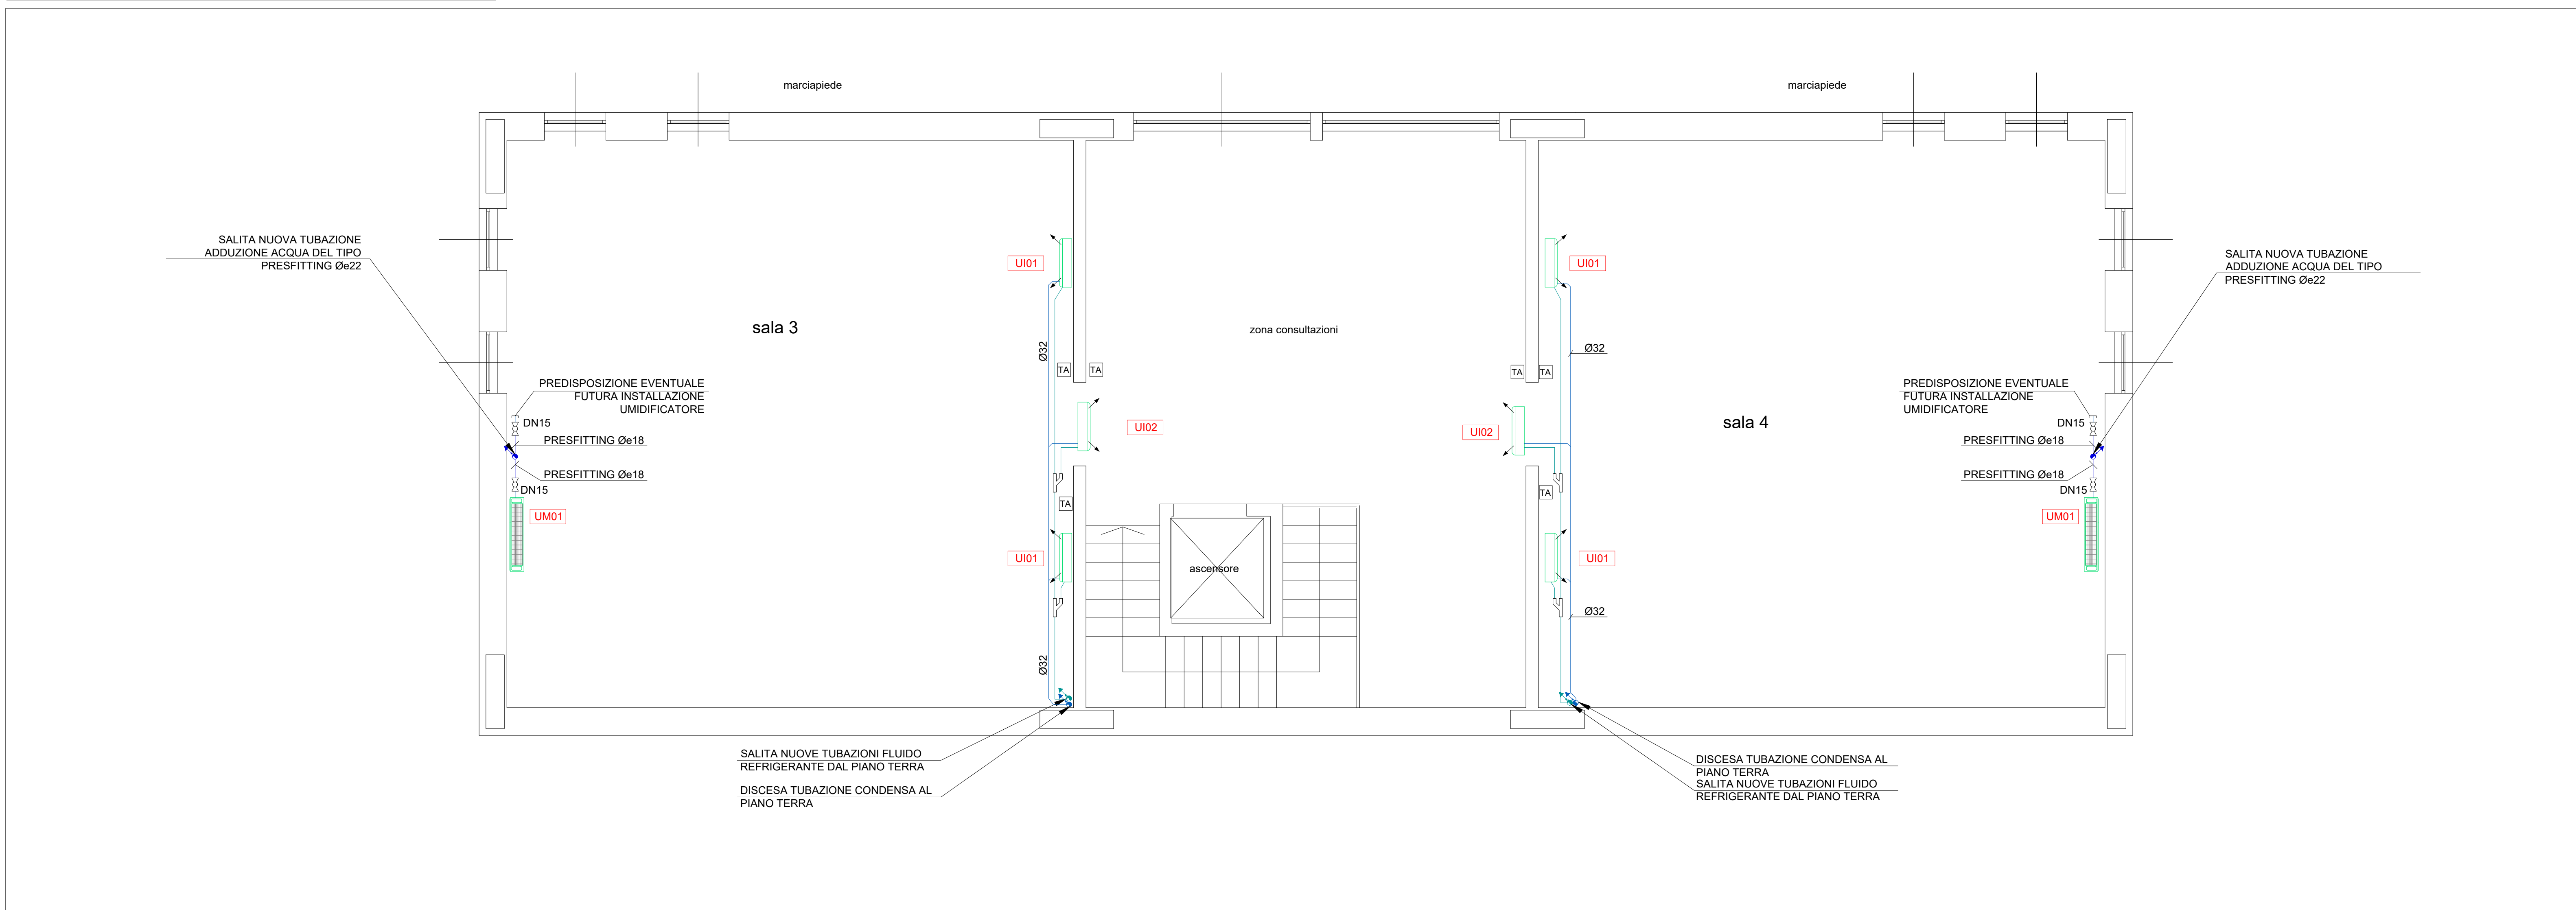

UNITA' ESTERNA

UE01



UNITA' ESTERNA CONDIZIONATORE, FUNZIONANTE CON GAS R410. AVENTE LE SEGUENTI CARATTERISTICHE:
POTENZA FRIGORIFERA = 61,6 kW
POTENZA TERMICA = 61,5 kW
POTENZA ELETTRICA = 20 kW
ALIMENTAZIONE 400V-50Hz-3F
PESO= 370 kg
ATTACCHI= Ø15,88/28,58 mm

UNITA' INTERNA

UI01




UNITA' INTERNA CONDIZIONATORE PER INSTALLAZIONE A PARETE ALTA, AVENTE LE SEGUENTI CARATTERISTICHE:
POTENZA FRIGORIFERA = 7,1 kW
POTENZA TERMICA = 7,5 kW
ALIMENTAZIONE 230V-50Hz-1F
DIMENSIONI= 975x354x209 mm
PESO= 13 kg
ATTACCHI= Ø9,52/15,88 mm

UNITA' INTERNA CONDIZIONATORE PER INSTALLAZIONE A PARETE ALTA, AVENTE LE SEGUENTI CARATTERISTICHE:
POTENZA FRIGORIFERA = 2,2 kW
POTENZA TERMICA = 2,5 kW
ALIMENTAZIONE 230V-50Hz-1F
DIMENSIONI= 975x354x209 mm
PESO= 13 kg
ATTACCHI= Ø6,35/12,7 mm

UMIDIFICATORE

UM01

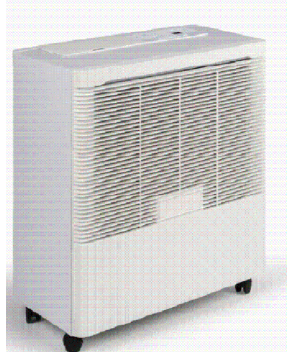

UMIDIFICATORE AD EVAPORAZIONE NATURALE COLLEGATO ALLA RETE IDRICA
CAPACITA' DI UMIDIFICAZIONE (A 25°C E 65% U.R.) 1.1 lt/h
ALIMENTAZIONE ELETTRICA 220-240 V/ 50-60Hz
POTENZA MASSIMA ASSORBITA 100 W
PORTATA D'ARIA 500 m³/h
CAPACITA' SERBATOIO (CIRCA) 20 lt
LIVELLO DI RUMOROSITA' 30/40 dB(A)
DIMENSIONI= 600x670x310 mm
PESO= 17 kg
ATTACCHI= DN15
COMPLETO DI IGROSTATO

LEGENDA

	UNITA' ESTERNA DI NUOVA FORNITURA
	UNITA' INTERNA A PARETE DI NUOVA FORNITURA
	RETE DISTRIBUZIONE GAS REFRIGERANTE TUBAZIONI IN RAME RIVESTITO
	RETE RACCOLTA E SCARICO CONDENSE
	RETE ADDUZIONE ACQUA FREDDA POTABILE
	UMIDIFICATORE AD EVAPORAZIONE NATURALE
	TERMOSTATO AMBIENTE
	COMANDO CENTRALIZZATO IMPIANTO CLIMATIZZAZIONE
	ESTRATTORE ARIA
	VALVOLA DI VENTILAZIONE
	GRIGLIA DI TRANSITO PER PORTA IN ALLUMINIO 300x200 mm
	CANALE DI ESTRAZIONE ARIA

STUDIO DI INGEGNERIA
CURCIO E REMONDA INGEGNERI ASSOCIATI

Via Paolo Veronese n°216/5
10148 Torino

e-mail: progetti@curcioeremonda.it

Tel. 011-5690275
Tel. 011-5690276

Progetto Impianti Meccanici

Comune di Volpiano (TO)

ADEGUAMENTO E MANUTENZIONE STRAORDINARIA DELL'ARCHIVIO
IN VIA LOMBARDO - CUP J72H25001160004

PROGETTO ESECUTIVO

TITOLO
PIANTE PIANI TERRA E PRIMO
IMPIANTO DI CLIMATIZZAZIONE AD ESPANSIONE DIRETTA
ED ESTRAZIONE ARIA LOCALI SERVIZI IGIENICI

Proprietà
COMUNE DI VOLPIANO
Piazza Vittorio Emanuele II n. 12

Tav.: IM01

Scala: 1:50

Lavoro numero:
ZZGF02

Responsabile progetto:
Ing. Alessandro REMONDA

Rev. 1 del:
Rev. 2 del:
Rev. 3 del:

Data:
LUGLIO 2026

Eseguito da:
C. Gindro

Verificato da:
Ing. Sergio CURCIO

Riferimento interno:
ZZGF02_M_ESE_DIS01_TP-RAF_01.dwg

Certificazione:
CQY