



COMUNE DI VOLPIANO (TO)

Progetto Realizzazione manto in erba sintetica presso il campo rugby di Via San Grato - CUP J71B21001560005
Rigenerazione urbana - PNRR MSC2 investimento 2.1



PROGETTO DEFINITIVO/ESECUTIVO

n.Tavola/Documento Titolo Tavola/Documento
DE.A.G.07 PROGETTO - IMPIANTO DI IRRIGAZIONE CAMPO DA RUGBY UNDER 9 IN ERBA SINTETICA

Data: APRILE 2023 Scala: 1:200 File: DEAG07.dwg Note:
REVISIONE 01 - APRILE 2023

R.U.P. Geom. Mirella Scalise
Comune di Volpiano (TO) - Piazza Vittorio Emanuele II, n.12

Committente: Comune di Volpiano (TO)
Piazza Vittorio Emanuele II, n.12 - 10088 Volpiano (TO)


Progettista: Arch. Stefano Longhi
Corso Orbassano 191/7 - 10137 Torino (TO)



A termine di Legge si riservano la proprietà di questo disegno con il divieto di riprodurlo o comunque renderlo noto a terzi senza la preventiva autorizzazione, salvo quanto previsto dalla L. 241/90 e s.m.i. art. 22/23/24/25

LEGENDA

- 1 IRRIGATORI
- IMPIANTO IDRICO DI IRRIGAZIONE IN TUBI IN POLIETILENE AD ALTA DENSITA' PE 100 (UNI EN 12201) diametro 2,5 pollici
- AREA DI INFLUENZA DEGLI IRRIGATORI
- IMPIANTO ELETTRICO CORRUGATO Ø200
- LINEA CONDOTTA IDRICA ESISTENTE

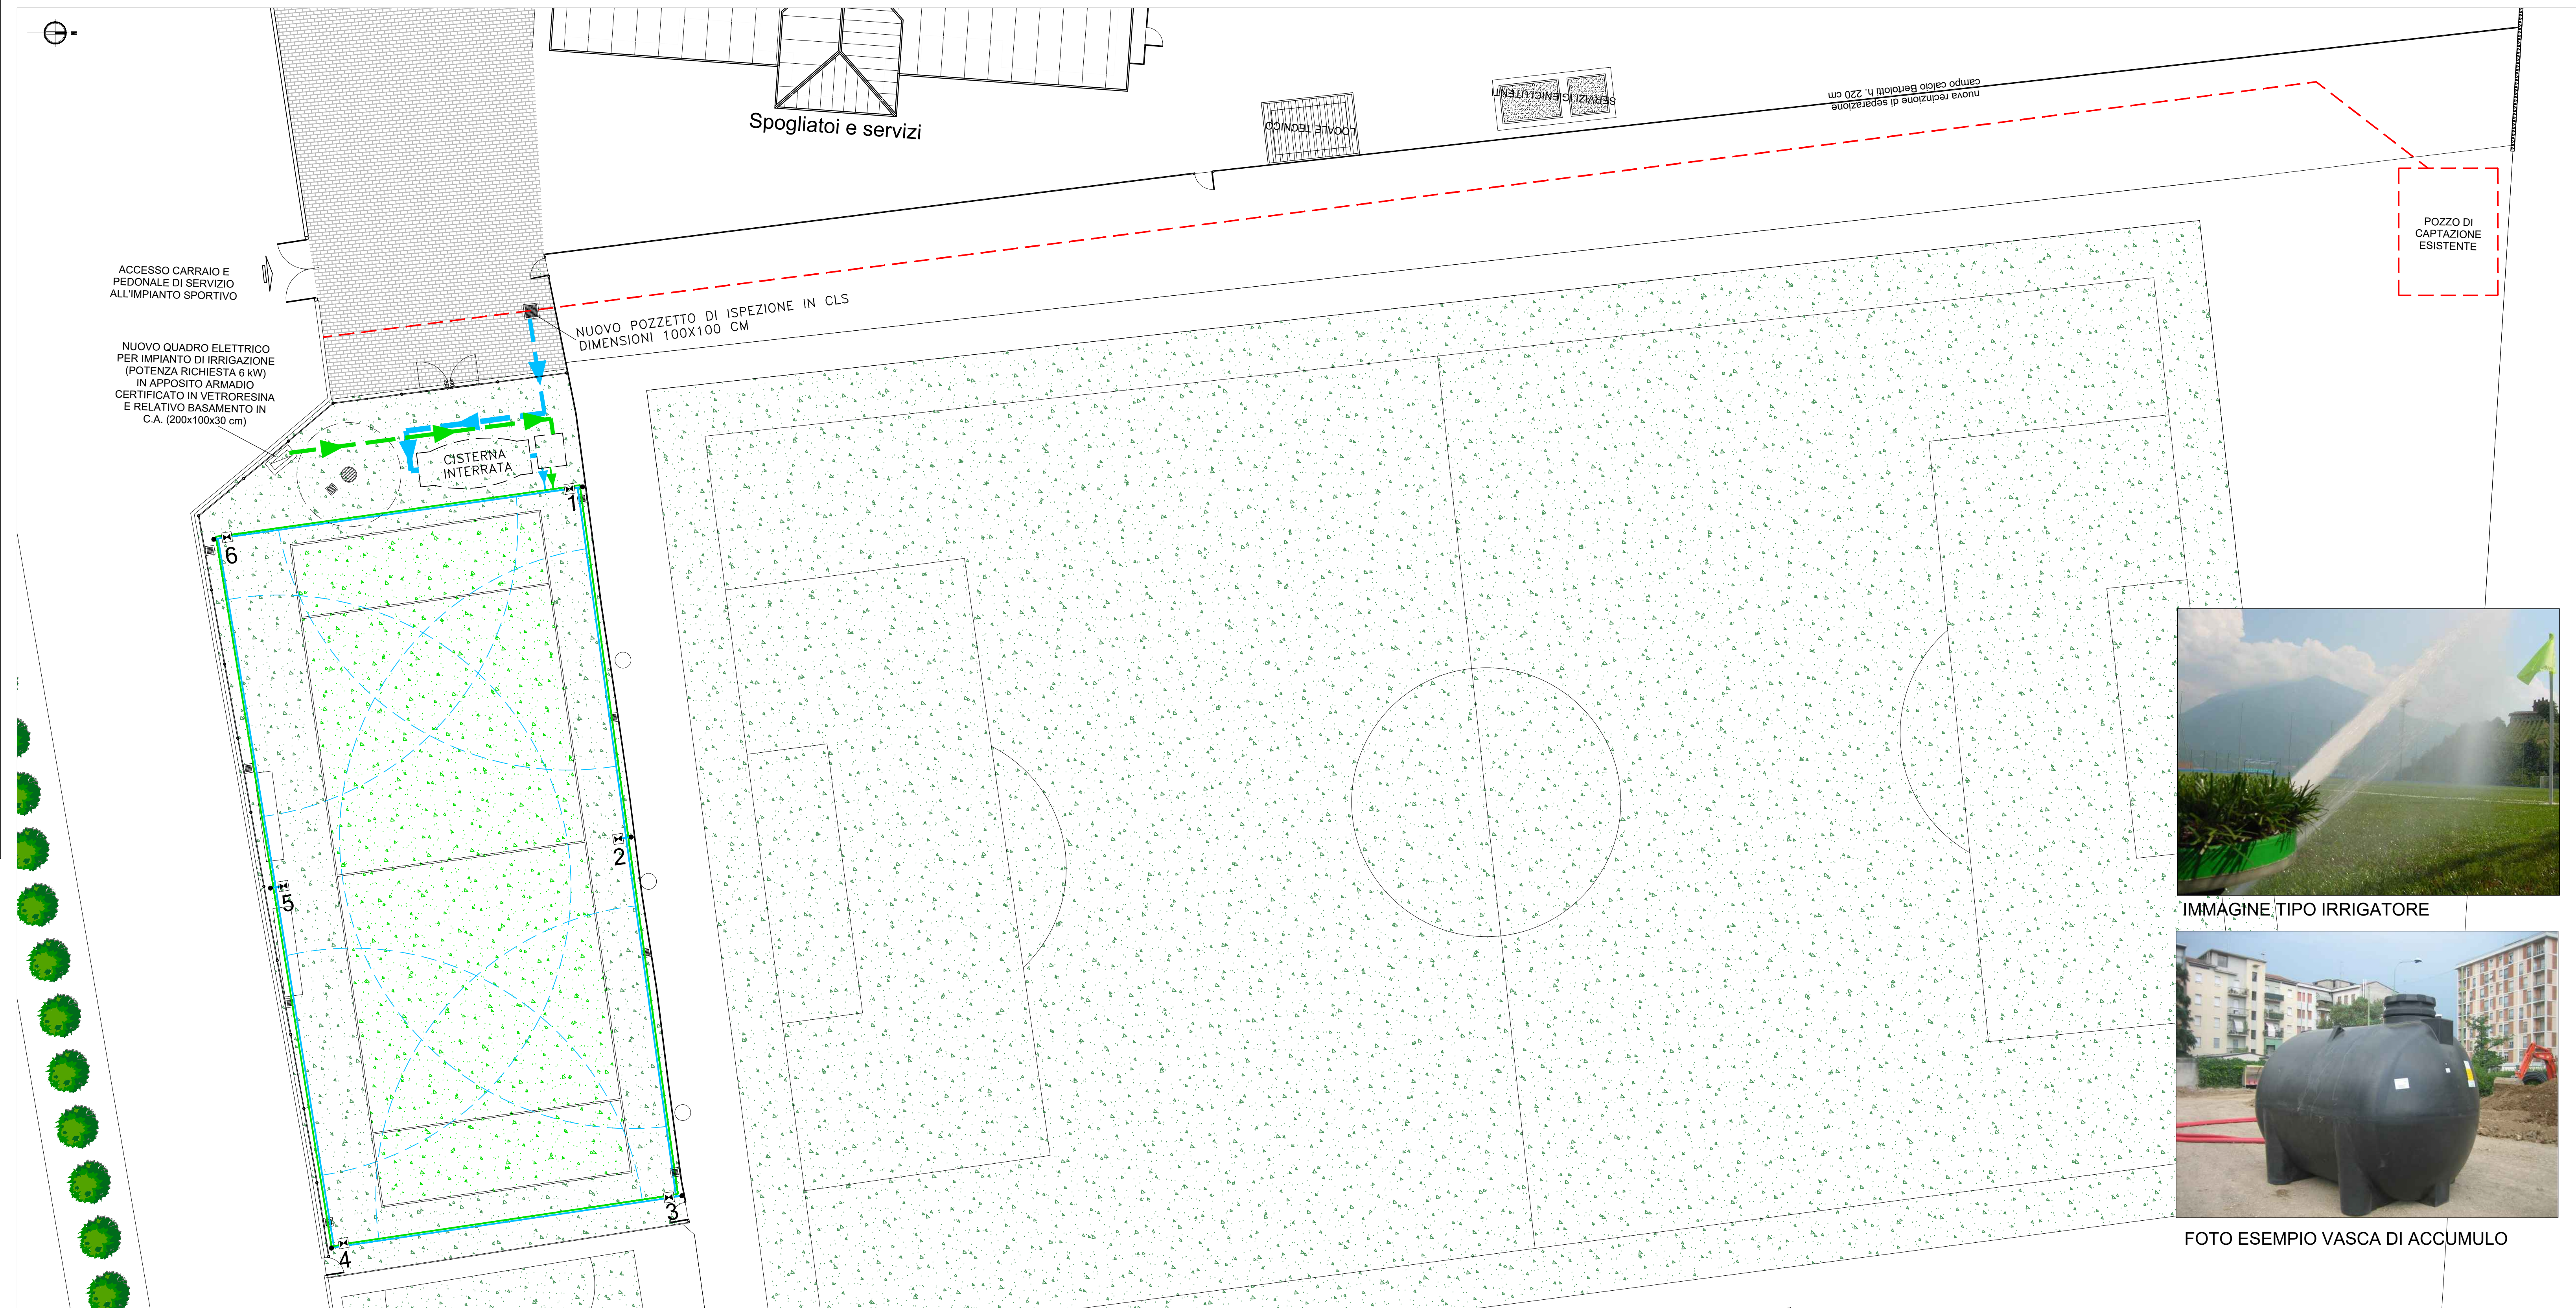

PLANIMETRIA IMPIANTO DI IRRIGAZIONE scala 1:200



IMMAGINE TIPO IRRIGATORE



FOTO ESEMPIO VASCA DI ACCUMULO