



COMUNE DI VOLPIANO

Piazza Vittorio Emanuele II, 12 - 10088 Volpiano



IL RUP
GEOM. MIRELLA SCALISE

PNRR: MISSIONE M5C2 - INVESTIMENTO 2.1 "RIGENERAZIONE URBANA"
FINANZIATO DALL'UNIONE EUROPEA - NEXT GENERATION EU

REALIZZAZIONE NUOVA BIBLIOTECA CIVICA PRESSO
EX SEDE CROCE BIANCA
CUP J71E20000250003

PROGETTO DEFINITIVO - ESECUTIVO


(art. 23 del D.lgs. 50/2016)

Edizione: MAGGIO 2023

Categoria: IMPIANTO DI ILLUMINAZIONE ORDINARIA				Commissa: W23_004	
Oggetto: STATO DI PROGETTO Pianta piano a quota ± 0.00 m				Fase:	
				ES	
File: ES.IL.001.01.dwg				Scala: 1:100	
Redatto: A.F.		Verificato: G.D.B.		Foglio: 01/01	
				Revisione: 00	

Revisions:	n°	Data:	Descrizione:
	00	04-05-2023	Emissione



IL PROGETTISTA:

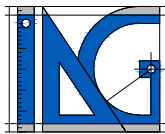


ING. GIANCARLO DI BELLA
Studio Associato di Ingegneria IDG
Piazza Castello 31 10073 Cune (TO)
Tel. 0119211478 / 3483797326
E-mail: info@studiodig.it
P.IVA 09266220012

SCHEMA ILLUMINOTECNICO

 Pianta piano a quota ± 0.00 m

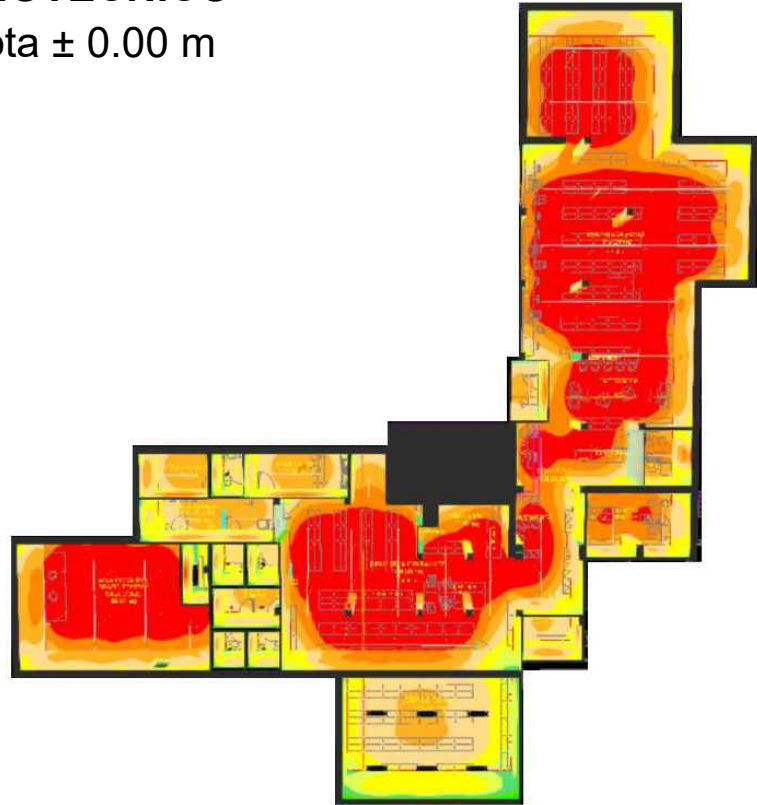

SCHEMA ILLUMINOTECNICO TRIDIMENSIONALE

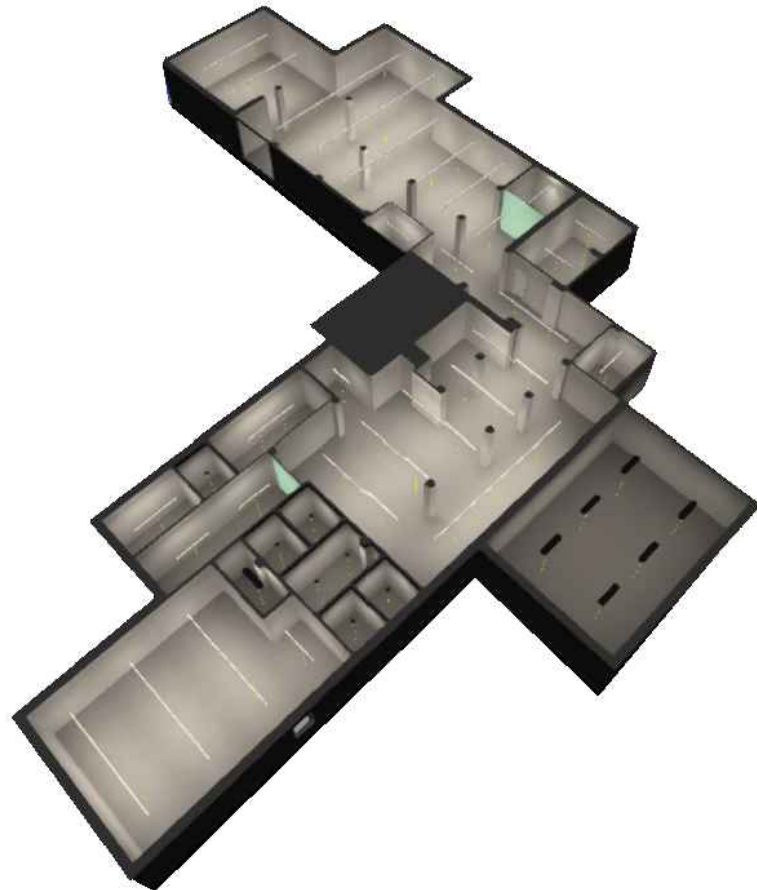

STATO DI PROGETTO

Pianta piano a quota ± 0.00 m

scala 1:100

LEGENDA IMPIANTO ILLUMINAZIONE ORDINARIA	
	Sistema LED lineare ad emissione di luce diretta-indiretta, installabile a sospensione, singolo o in fila continua. Profilo in lega di alluminio verniciato. Alimentatori elettronici per doppia accensione, cablaggio passante, cavi di sospensione regolabili L 1200mm e giunti di unione inclusi. Flusso luminoso: 12565 lm; W di sistema: 113. 4K 2800 UGR<19 DIR IND CRI90 DIMM DALI Tipo modello Hero B Novalux o equivalente
	Sistema LED lineare ad emissione di luce diretta-indiretta, installabile a sospensione, singolo o in fila continua. Profilo in lega di alluminio verniciato. Alimentatori elettronici per doppia accensione, cablaggio passante, cavi di sospensione regolabili L 1200mm e giunti di unione inclusi. Flusso luminoso: 11233 lm; W di sistema: 103. 4K 2520 UGR<19 DIR IND CRI90 DIMM DALI Tipo modello Hero B Novalux o equivalente
	Sistema LED lineare ad emissione di luce diretta-indiretta, installabile a sospensione, singolo o in fila continua. Profilo in lega di alluminio verniciato. Alimentatori elettronici per doppia accensione, cablaggio passante, cavi di sospensione regolabili L 1200mm e giunti di unione inclusi. Flusso luminoso: 7242 lm; W di sistema: 67. 4K 1600 UGR<19 DIR IND CRI90 DIMM DALI Tipo modello Hero B Novalux o equivalente
	Sistema LED lineare ad emissione di luce diretta-indiretta, installabile a sospensione, singolo o in fila continua. Profilo in lega di alluminio verniciato. Alimentatori elettronici per doppia accensione, cablaggio passante, cavi di sospensione regolabili L 1200mm e giunti di unione inclusi. Flusso luminoso: 5903 lm; W di sistema: 91. 4K 2240 UGR<19 DIR IND CRI90 DIMM DALI Tipo modello Hero B Novalux o equivalente
	Sistema LED lineare ad emissione di luce diretta-indiretta, installabile a sospensione, singolo o in fila continua. Profilo in lega di alluminio verniciato. Alimentatori elettronici per doppia accensione, cablaggio passante, cavi di sospensione regolabili L 1200mm e giunti di unione inclusi. Flusso luminoso: 6575 lm; W di sistema: 79. 4K 1600 UGR<19 DIR IND CRI90 DIMM DALI Tipo modello Hero B Novalux o equivalente
	Sistema LED lineare ad emissione di luce diretta-indiretta, installabile a sospensione, singolo o in fila continua. Profilo in lega di alluminio verniciato. Alimentatori elettronici per doppia accensione, cablaggio passante, cavi di sospensione regolabili L 1200mm e giunti di unione inclusi. Flusso luminoso: 6930 lm; W di sistema: 67. 4K 1600 SCHERMO OPAL E DIR IND CRI90 DIMM DALI Tipo modello Hero B Novalux o equivalente
	Sistema LED lineare ad emissione di luce diretta-indiretta, installabile a sospensione, singolo o in fila continua. Profilo in lega di alluminio verniciato. Alimentatori elettronici per doppia accensione, cablaggio passante, cavi di sospensione regolabili L 1200mm e giunti di unione inclusi. Flusso luminoso: 5651 lm; W di sistema: 55. 4K 1400 SCHERMO OPAL E DIR IND CRI90 DIMM DALI Tipo modello Hero B Novalux o equivalente
	Pannello LED a piastrina rettangolare con cornice in lega di alluminio verniciata a polvere di colore bianco, diffusore opale in PMMA resistente ai raggi UV. UGR<19 44-BH, S=0,25, indice di riflessione 70-50-20. Installabile ad incasso su controsoffitto a pannelli con struttura a vista senza accessori. Alimentatore elettronico incluso. Flusso luminoso: 3468 lm; W di sistema: 34,2. IP: 40 1200 4K CRI90 ON/OFF - BOX PLAFONE Tipo modello The Panel 2 Novalux o equivalente
	Sistema LED lineare ad emissione di luce diretta-indiretta, installabile a sospensione, singolo o in fila continua. Profilo in lega di alluminio verniciato. Alimentatori elettronici per doppia accensione, cablaggio passante, cavi di sospensione regolabili L 1200mm e giunti di unione inclusi. Flusso luminoso: 9487 lm; W di sistema: 91. 4K 2240 SCHERMO OPAL E DIR IND CRI90 DIMM DALI Tipo modello Hero B Novalux o equivalente
	Apparecchio faretti installazione a soffitto con lampada 1x29 W LED diametro 230 mm. Cablaggi previsti: On-Off - DALI - con inverter per uso in Emergenza. Flusso luminoso apparecchio: 2713 lm; CRI 90, temperatura di colore 4000 K. Grado di protezione IP20; IP54 al corpo a vista dell'incasso a prodotto installato. IP54 29W LED 4K ON/OFF Tipo modello Egn Novalux o equivalente.
	Sistema LED lineare ad emissione di luce diretta-indiretta, installabile a sospensione, singolo o in fila continua. Profilo in lega di alluminio verniciato. Alimentatori elettronici per doppia accensione, cablaggio passante, cavi di sospensione regolabili L 1200mm e giunti di unione inclusi. Flusso luminoso: 4581 lm; W di sistema: 43. 4K 1120 UGR<19 DIR IND CRI90 DIMM DALI Tipo modello Hero B Novalux o equivalente
	Sistema LED lineare ad emissione di luce diretta-indiretta, installabile a sospensione, singolo o in fila continua. Profilo in lega di alluminio verniciato. Alimentatori elettronici per doppia accensione, cablaggio passante, cavi di sospensione regolabili L 1200mm e giunti di unione inclusi. Flusso luminoso: 5911 lm; W di sistema: 55. 4K 1400 UGR<19 DIR IND CRI90 DIMM DALI Tipo modello Hero B Novalux o equivalente

