



COMUNE DI VOLPIANO

Piazza Vittorio Emanuele II, 12 - 10088 Volpiano



IL RUP
GEOM. MIRELLA SCALISE

PNRR: MISSIONE M5C2 - INVESTIMENTO 2.1 "RIGENERAZIONE URBANA"
FINANZIATO DALL'UNIONE EUROPEA - NEXT GENERATION EU

REALIZZAZIONE NUOVA BIBLIOTECA CIVICA PRESSO
EX SEDE CROCE BIANCA
CUP J71E20000250003


PROGETTO DEFINITIVO - ESECUTIVO
(art. 23 del D.lgs.50/2016)

Edizione: MAGGIO 2023

Categoria: IMPIANTO IDRICO ANTINCENDIO		Commissa: W23_004	
Oggetto: STATO DI PROGETTO		Fase: ES	
Pianta piano interrato		Elaborato:	
File:	ES.EP.003.01.dwg	Scala:	1:100
Redatto:	A.F.	Verificato:	G.D.B.
Approvato:	G.D.B.	Foglio:	01/01
Revisione:			00

n°	Data:	Descrizione:
00	04-05-2023	Emissione

IL PROGETTISTA:

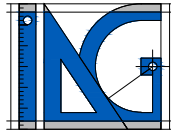



ING. GIANCARLO DI BELLA
Studio Associato di Ingegneria IDG
Piazza Castello 31 10073 Cirié (TO)
Tel. 01192114761 3483797326
E-mail info@studioidg.it
P.IVA 09266220012

STATO DI PROGETTO

Pianta piano interrato
scala 1:100

LEGENDA	
IMPIANTO IDRICO ANTINCENDIO	
	Tubazione di acciaio zincato serie media UNI-EN 10255 SM, con finitura a smalto
	Tubazione interrata di polietilene PE100PN16SDR11 - UNI12201-2
	Pozzetto di raccordo impianto idrico antincendio
	Salita tubazione per alimentazione idrante a piano seminterrato

Schema impianto idrico antincendio

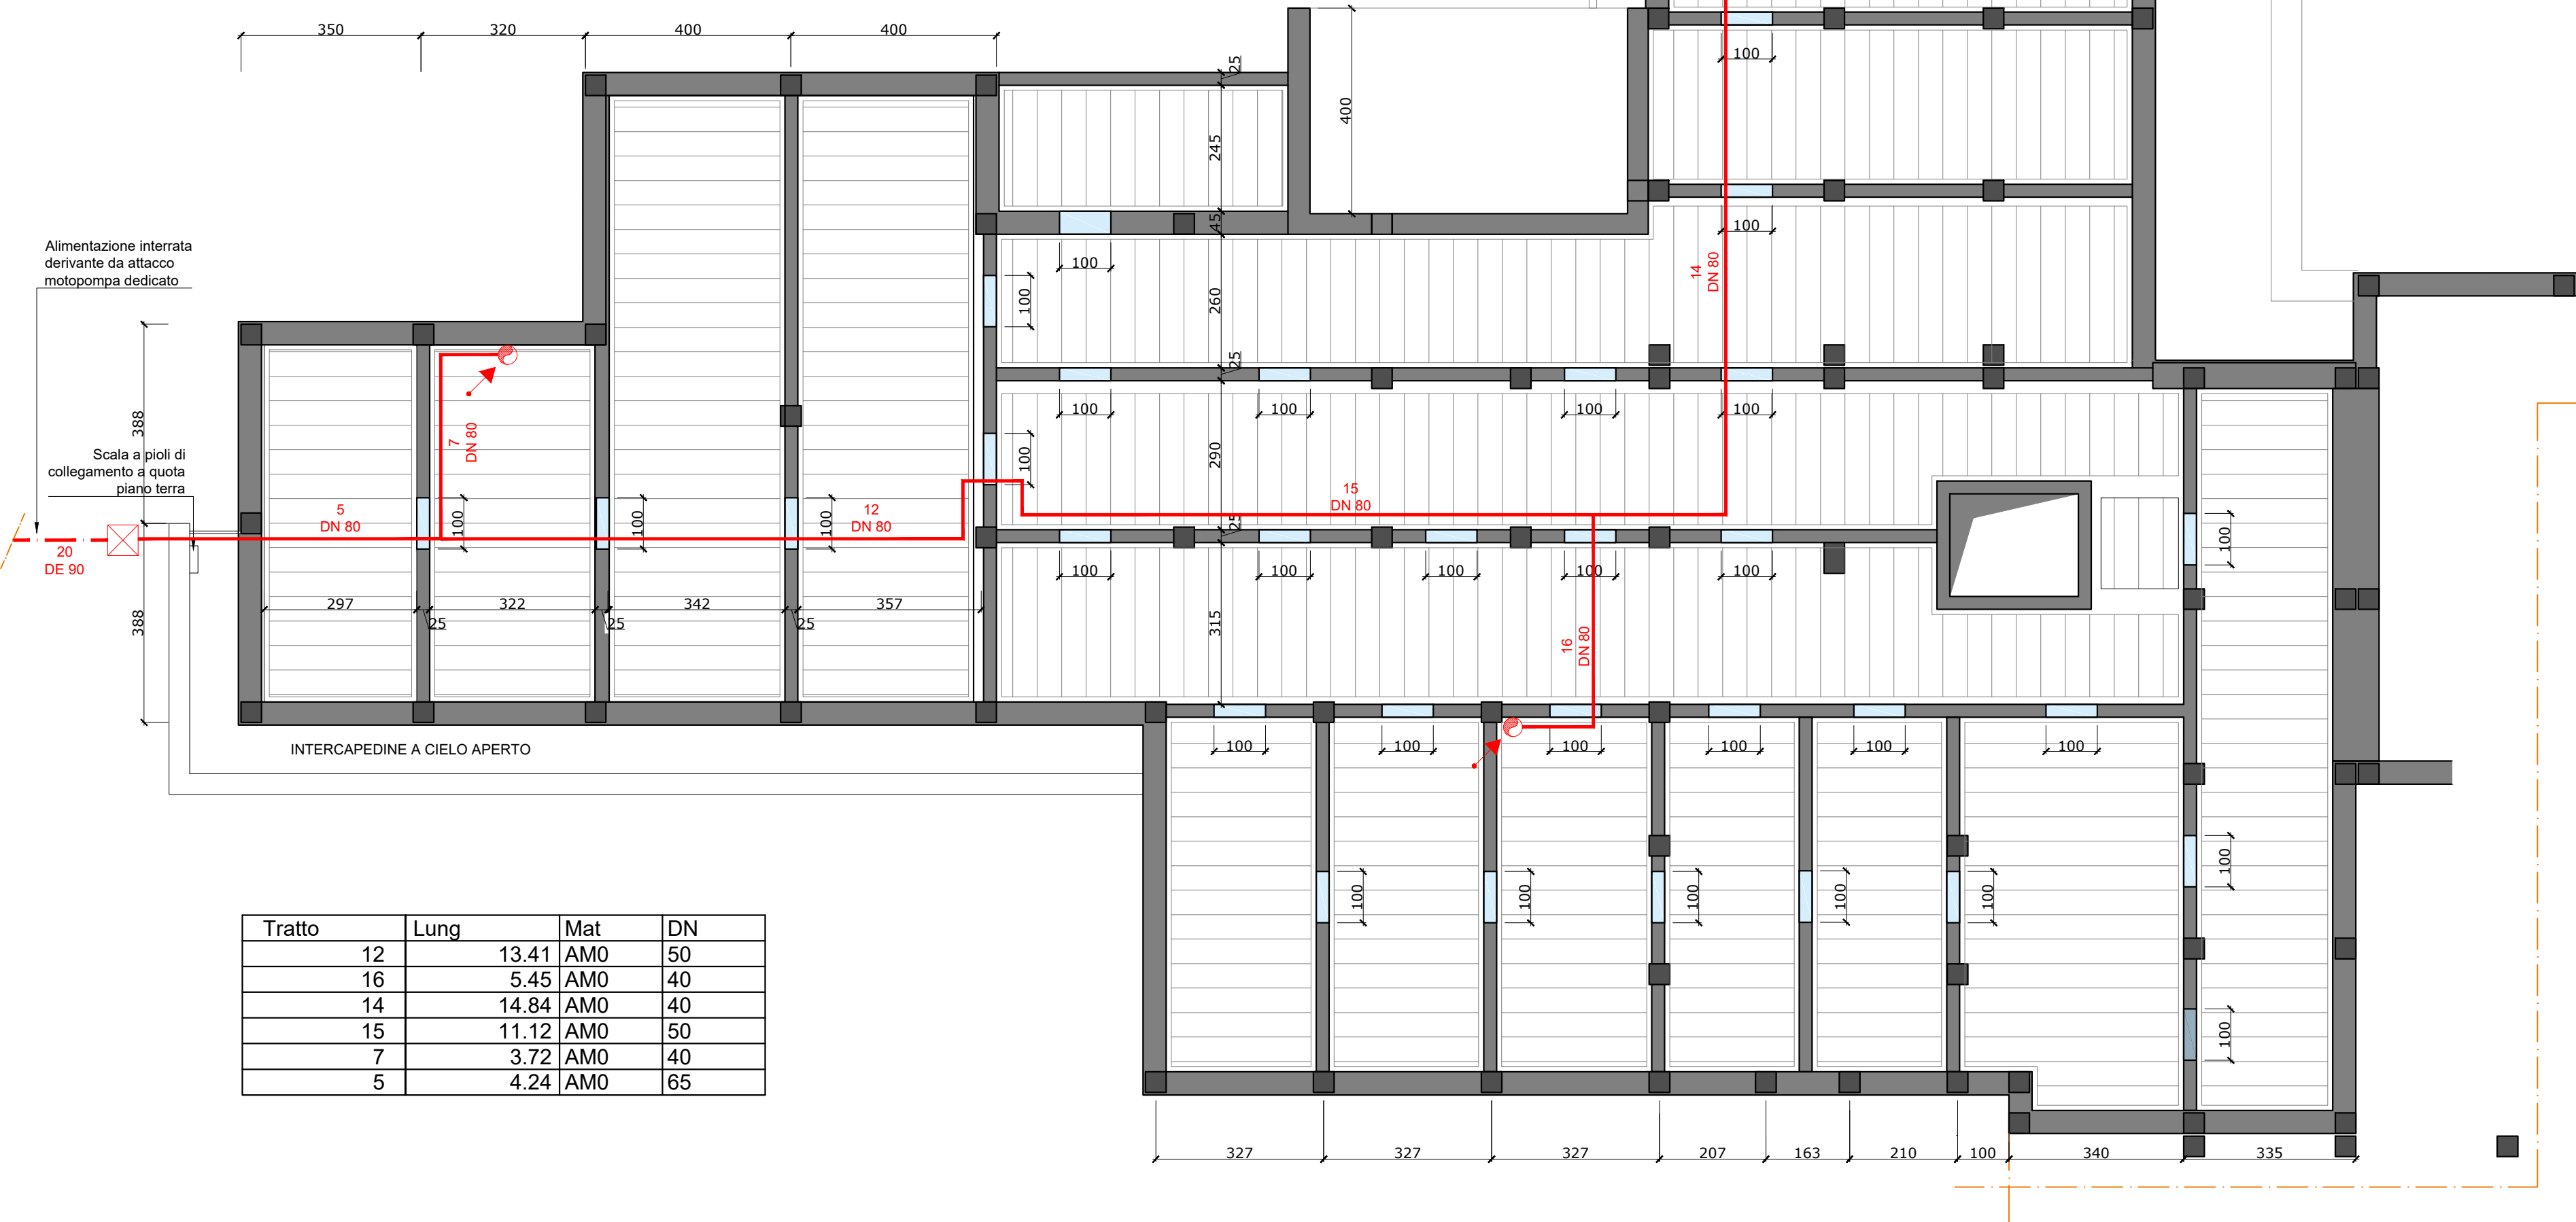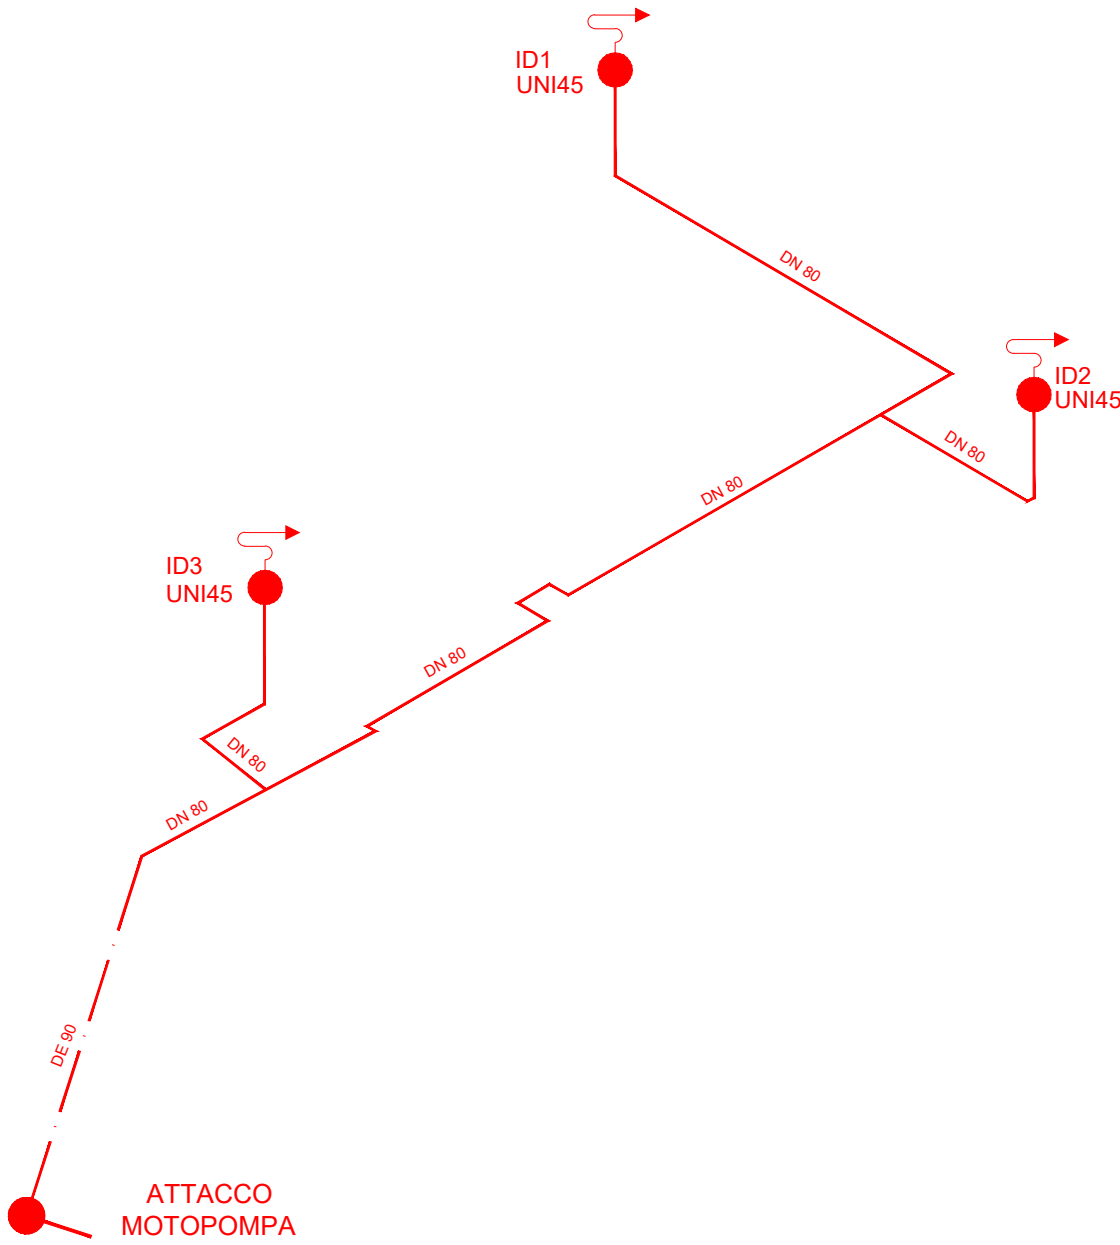

Tratto	Lung	Mat	DN
12	13.41	AMO	50
16	5.45	AMO	40
14	14.84	AMO	40
15	11.12	AMO	50
7	3.72	AMO	40
5	4.24	AMO	65

Inquadratura urbana
scala 1:1000

